




VISTA FRONTAL
esc.: 1/20

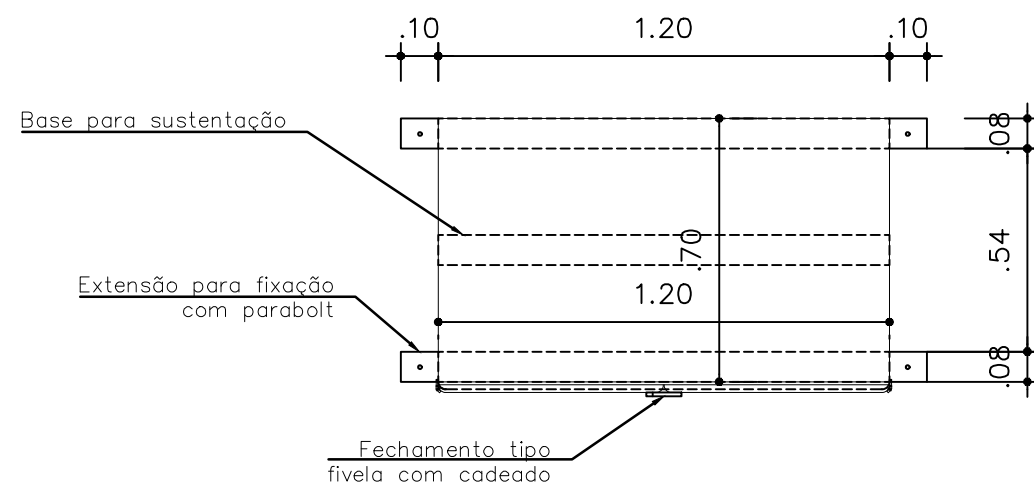

PLANTA BAIXA
esc.: 1/20

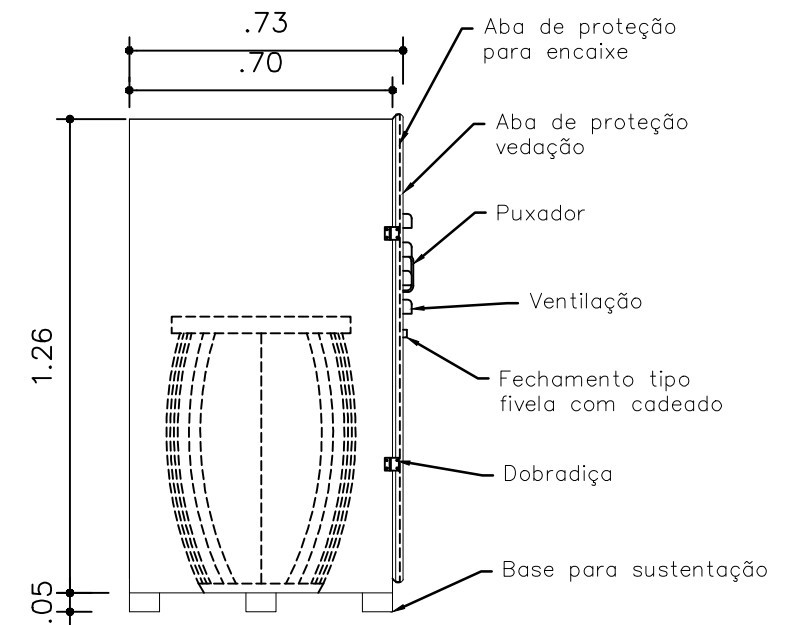

VISTA LATERAL
esc.: 1/20

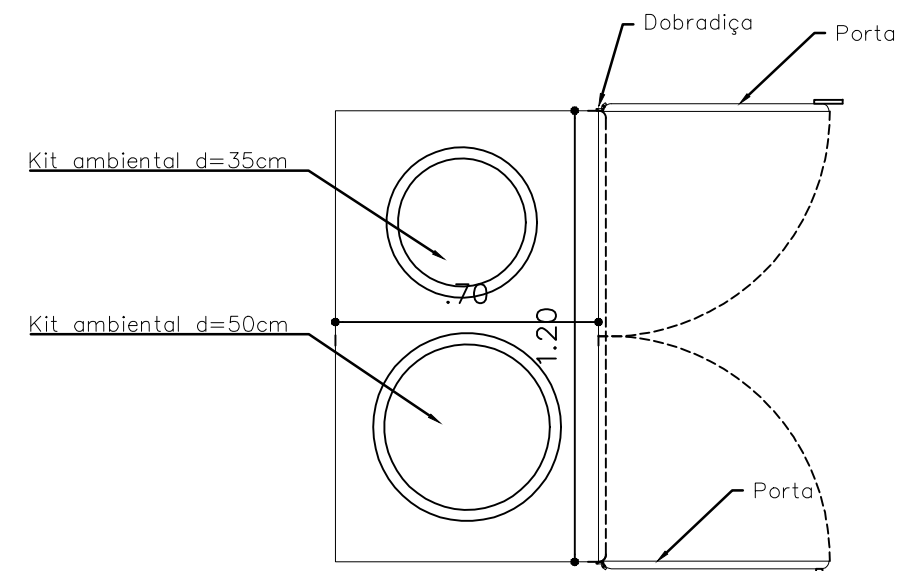

PLANTA BAIXA - ABERTURAS
esc.: 1/20

Obs.: Medidas em metros



TÍTULO:

ARMÁRIO EM FIBRA DE VIDRO KIT AMBIENTAL

Nº EMAP: 2019.09-DS-DSG-1151-002-R00

DATA: outubro/19

REVISÃO: 02

DESIGN

RESP. TÉCNICO: --

CONTRATADA:

ESCALA: 1/20

Nº PRANCHA: 01/02

0	B	XX/XX/XX	XXXX	XXXX	XXXX	PARA APROVAÇÃO
REV.	TIPO DE EMIS.	DATA	ELABORADO POR	VERIFICADO POR	VALIDADO POR	DESCRIÇÃO DA REVISÃO
(A) PRELIMINAR	(B) PARA APROVAÇÃO	(C) PARA INFORMAÇÃO	(D) PARA COTAÇÃO	(E) APROVADO / PARA CONSTRUÇÃO	(F) COMO COMPRADO	(G) COMO CONSTRUÍDO

(H) CANCELADO