



PLANTA BAIXA - DISTRIBUIÇÃO PERFIS METÁLICOS - TRECHO 01
ESC: 1/500

COMPRIMENTO DA DEFENSA = 114 m
NÚMERO DE PERFIS METÁLICOS = 30

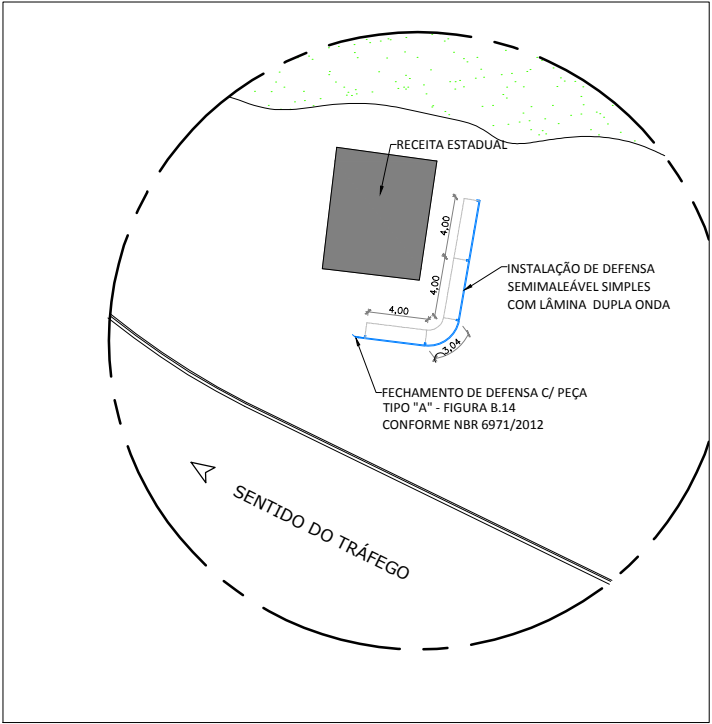

PLANTA BAIXA - DISTRIBUIÇÃO PERFIS METÁLICOS - TRECHO 04
ESC: 1/500

COMPRIMENTO DA DEFENSA = 15,00 m
+ 63m
NÚMERO DE PERFIS METÁLICOS = 05

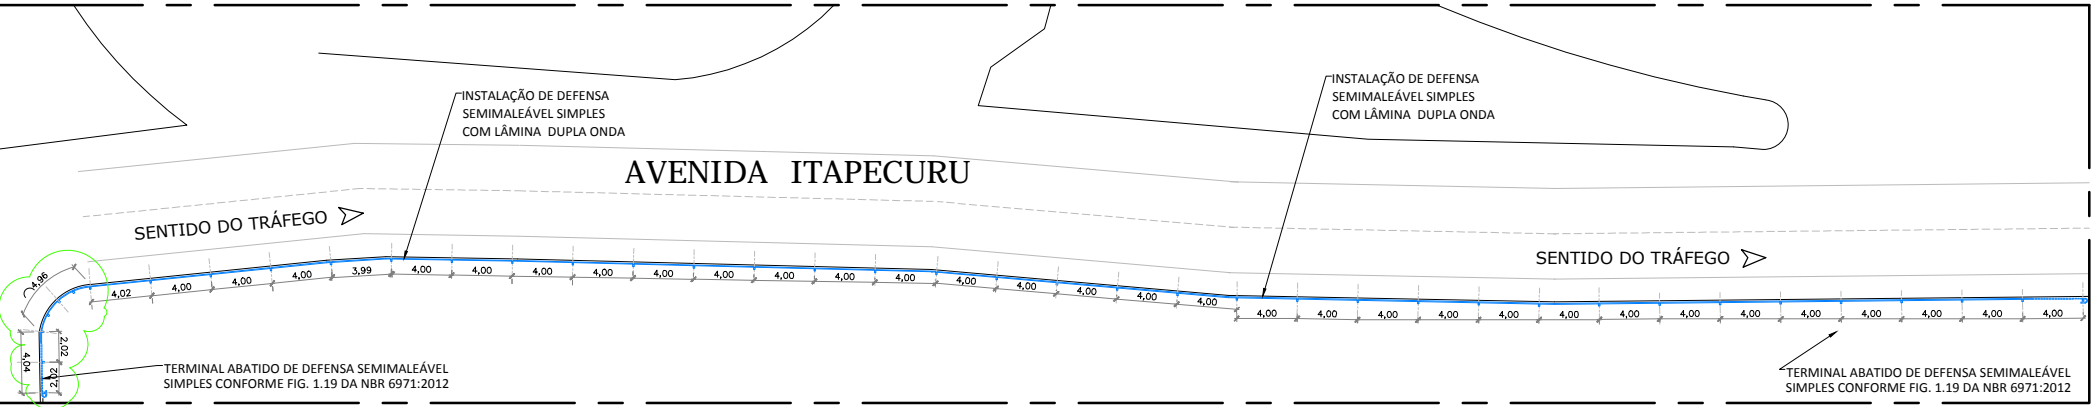

PLANTA BAIXA - DISTRIBUIÇÃO PERFIS METÁLICOS - TRECHO 03
ESC: 1/500

COMPRIMENTO DA DEFENSA = 140,40 m
TERMINAL ABATIDO=02
NÚMERO DE PERFIS METÁLICOS = 40

		XXXX	XXXX	PARA APROVAÇÃO
		ELABORADO POR	VERIFICADO POR	DESCRIÇÃO DA REVISÃO
		(D) PARA COTAÇÃO	(E) APROVADO / PARA CONSTRUÇÃO	(F) COMO COMPRADO (G) COMO CONSTRUÍDO (H) CANCELADO



LOGO EMPRESA

TÍTULO:
PLANTA DE DISTRIBUIÇÃO DE PERFIS METÁLICOS TRECHOS 01, 03 E 04

Nº EMAP: DS-SCE-1001-0006-R00 DATA: MAIO/17 REVISÃO:00

INSTALAÇÃO DE DEFENSAS METÁLICAS - PERFIS METÁLICOS - TRECHOS 01, 03 E 04

RESP. TÉCNICO:

CONTRATADA:

ESCALA : 1/500

Nº PRANCHA: 05/07